

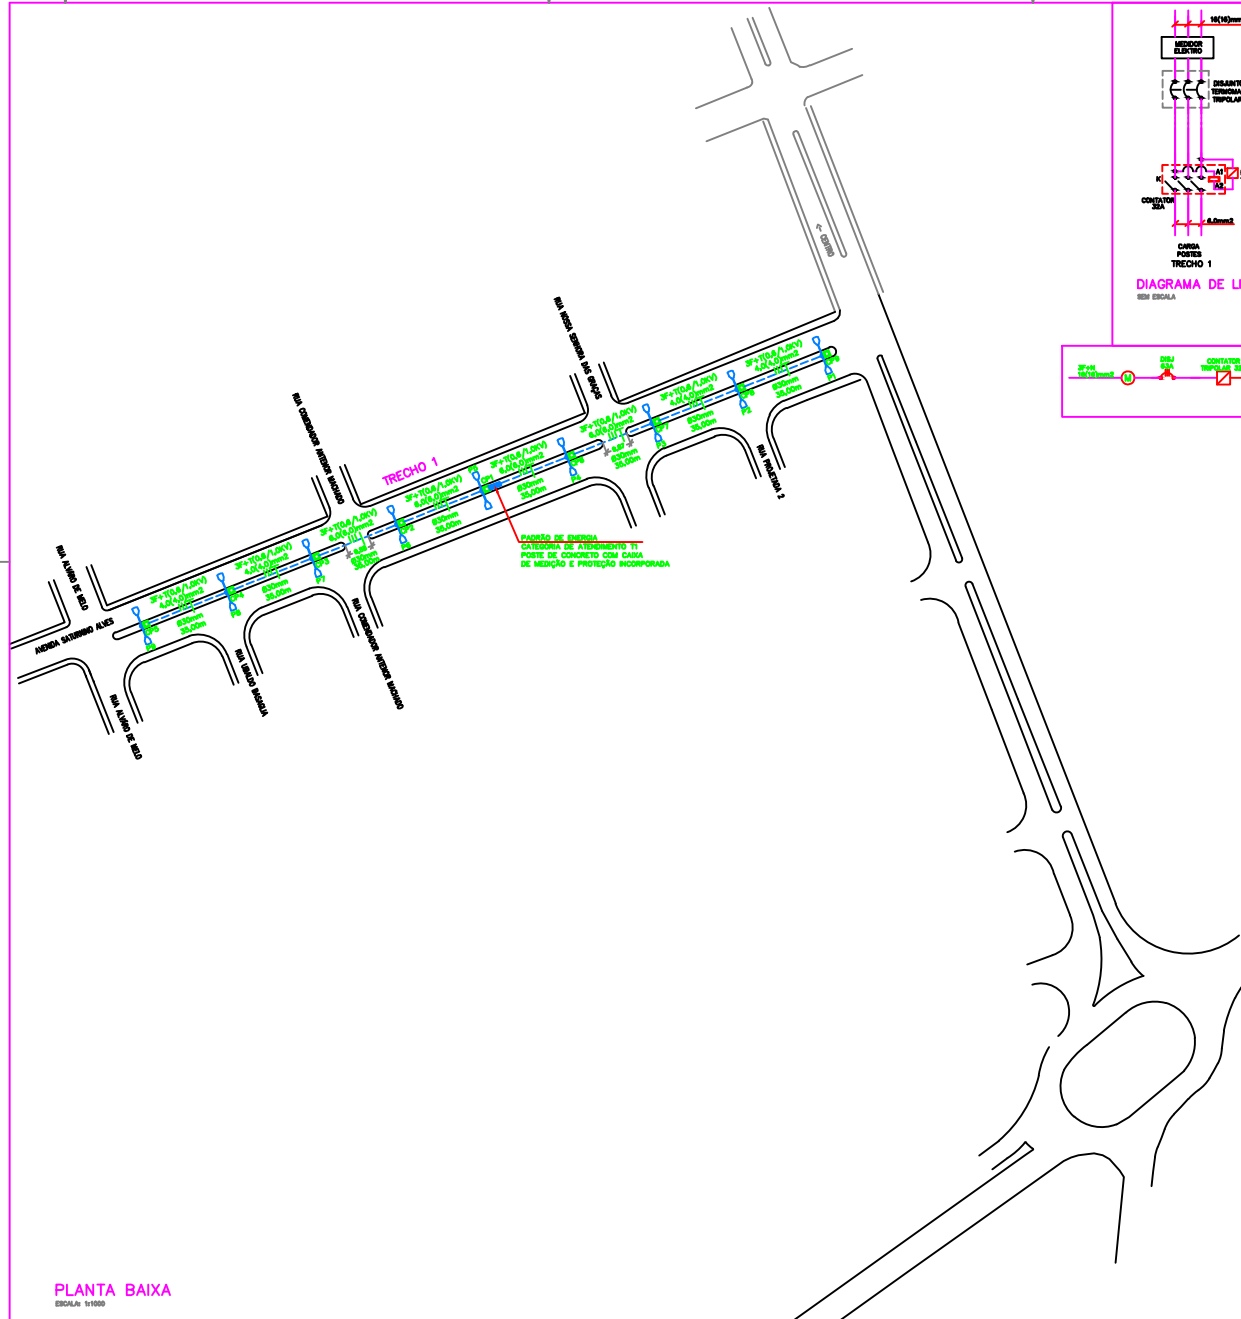



DIAGRAMA DE LIGAÇÃO

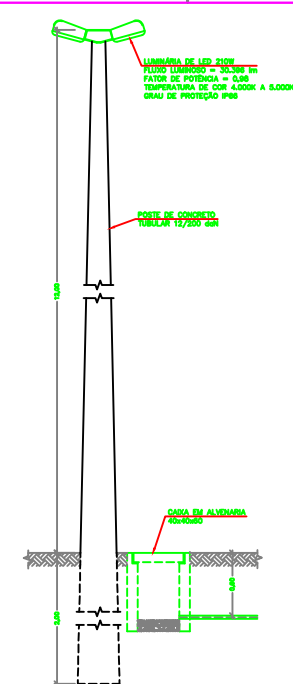

DETALHE DO POSTE DE ILUMINAÇÃO

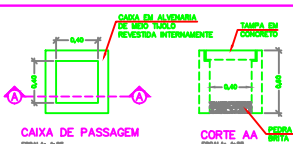

CAIXA DE PASSAGEM

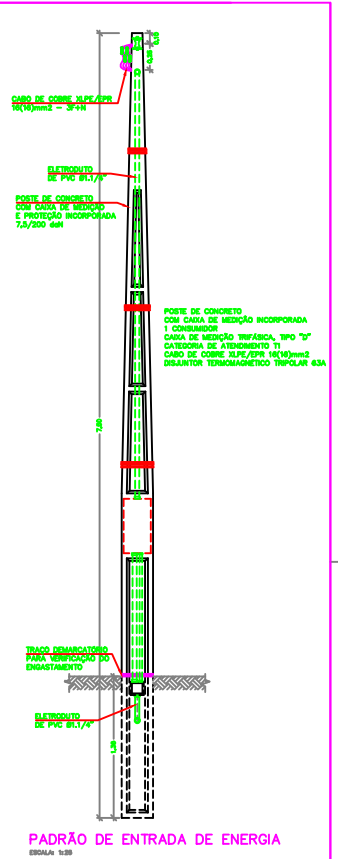

PADRÃO DE ENTRADA DE ENERGIA

PLANTA BAIXA

ESCALA: 1:1000

JOÃO HASHIJUMI FILHO
ENGENHEIRO DE PROJETOS

TÍTULO: PROJETO ELÉTRICO DE ILUMINAÇÃO ORNAMENTAL - TRECHO 1

PROPOSTA: PREFEITURA MUNICIPAL DE MACEDÔNIA

LUGAR: AV. SATURNINO ALVES - MACEDÔNIA - SP

DATA: 11/2010

ESCALA: REDUZIDA

FOLHA: 01/01

PROJ. CIVIL: JOÃO HASHIJUMI FILHO

PREFEITURA MUNICIPAL DE MACEDÔNIA

CNPJ: 06.947.658/0001-07